

訂正	月	日

工事名
 かわいの里 寄宿舍 NO.1.2 新築工事設計図



図名
 平面図

縮尺
 S=1/50

イナヨシ建築設計事務所 稲吉輝之
 愛知県知事登録(イ)第2615号 1級建築士登録第92964号
 〒444-0115 額田郡幸田町大字荻字下16番地 TEL 0564 62 1176

承認	承認	設計	製図	設計	年月日

図面 No. /

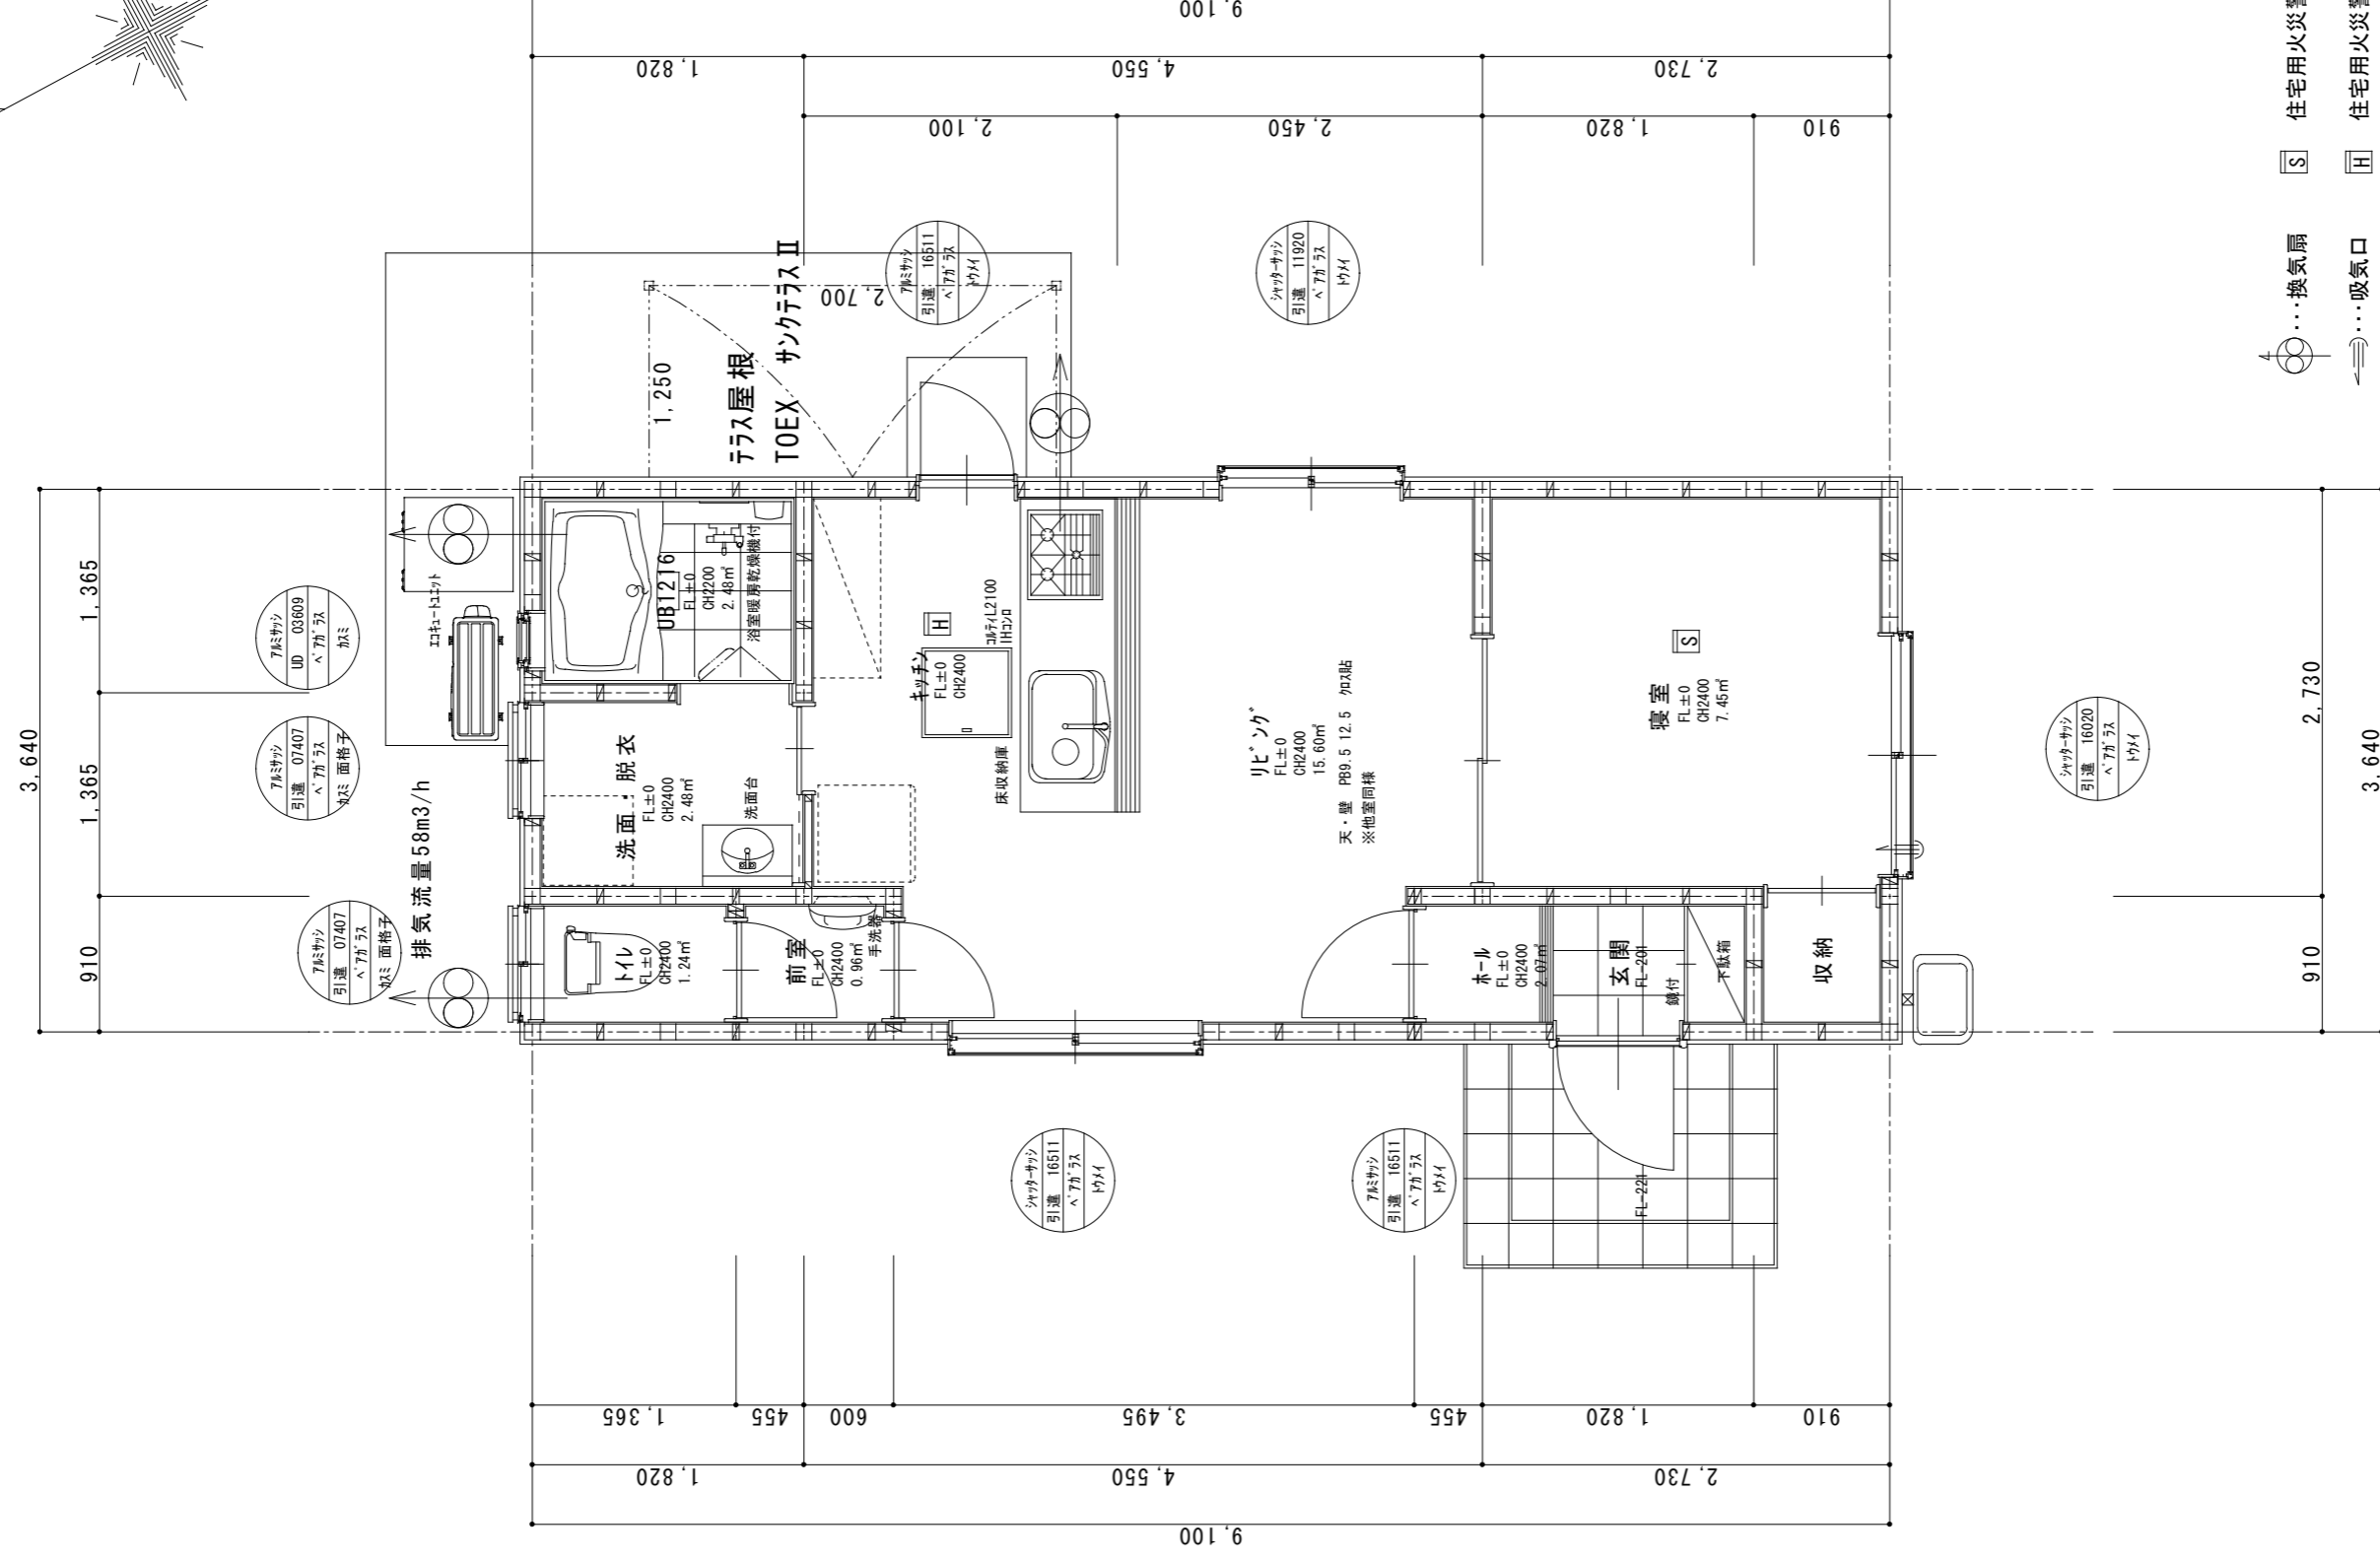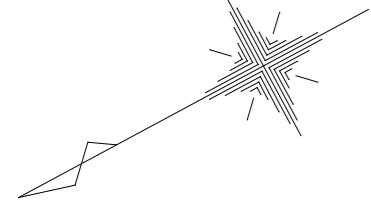

- ⊙...換気扇
- ⊙...換気扇 (煙式)
- ⇨...吸気口
- ⇨...吸気口 (住宅用火災警報器 (熱式))
- は通柱 150×150 を表わす
- ⊗ は管柱 120×120 を表わす
- は管柱 105×105 を表わす
- ▲ は筋かい (壁倍率4.0) を表わす
- ▲ は筋かい (壁倍率2.0) を表わす
- ▲ は筋かい (壁倍率3.0) を表わす
- ▲ は筋かい (壁倍率1.5) を表わす
- ⇄ は構造合板t9 (壁倍率2.5) を表わす

1 階 平 面 詳 細 図 Sc:1/50